


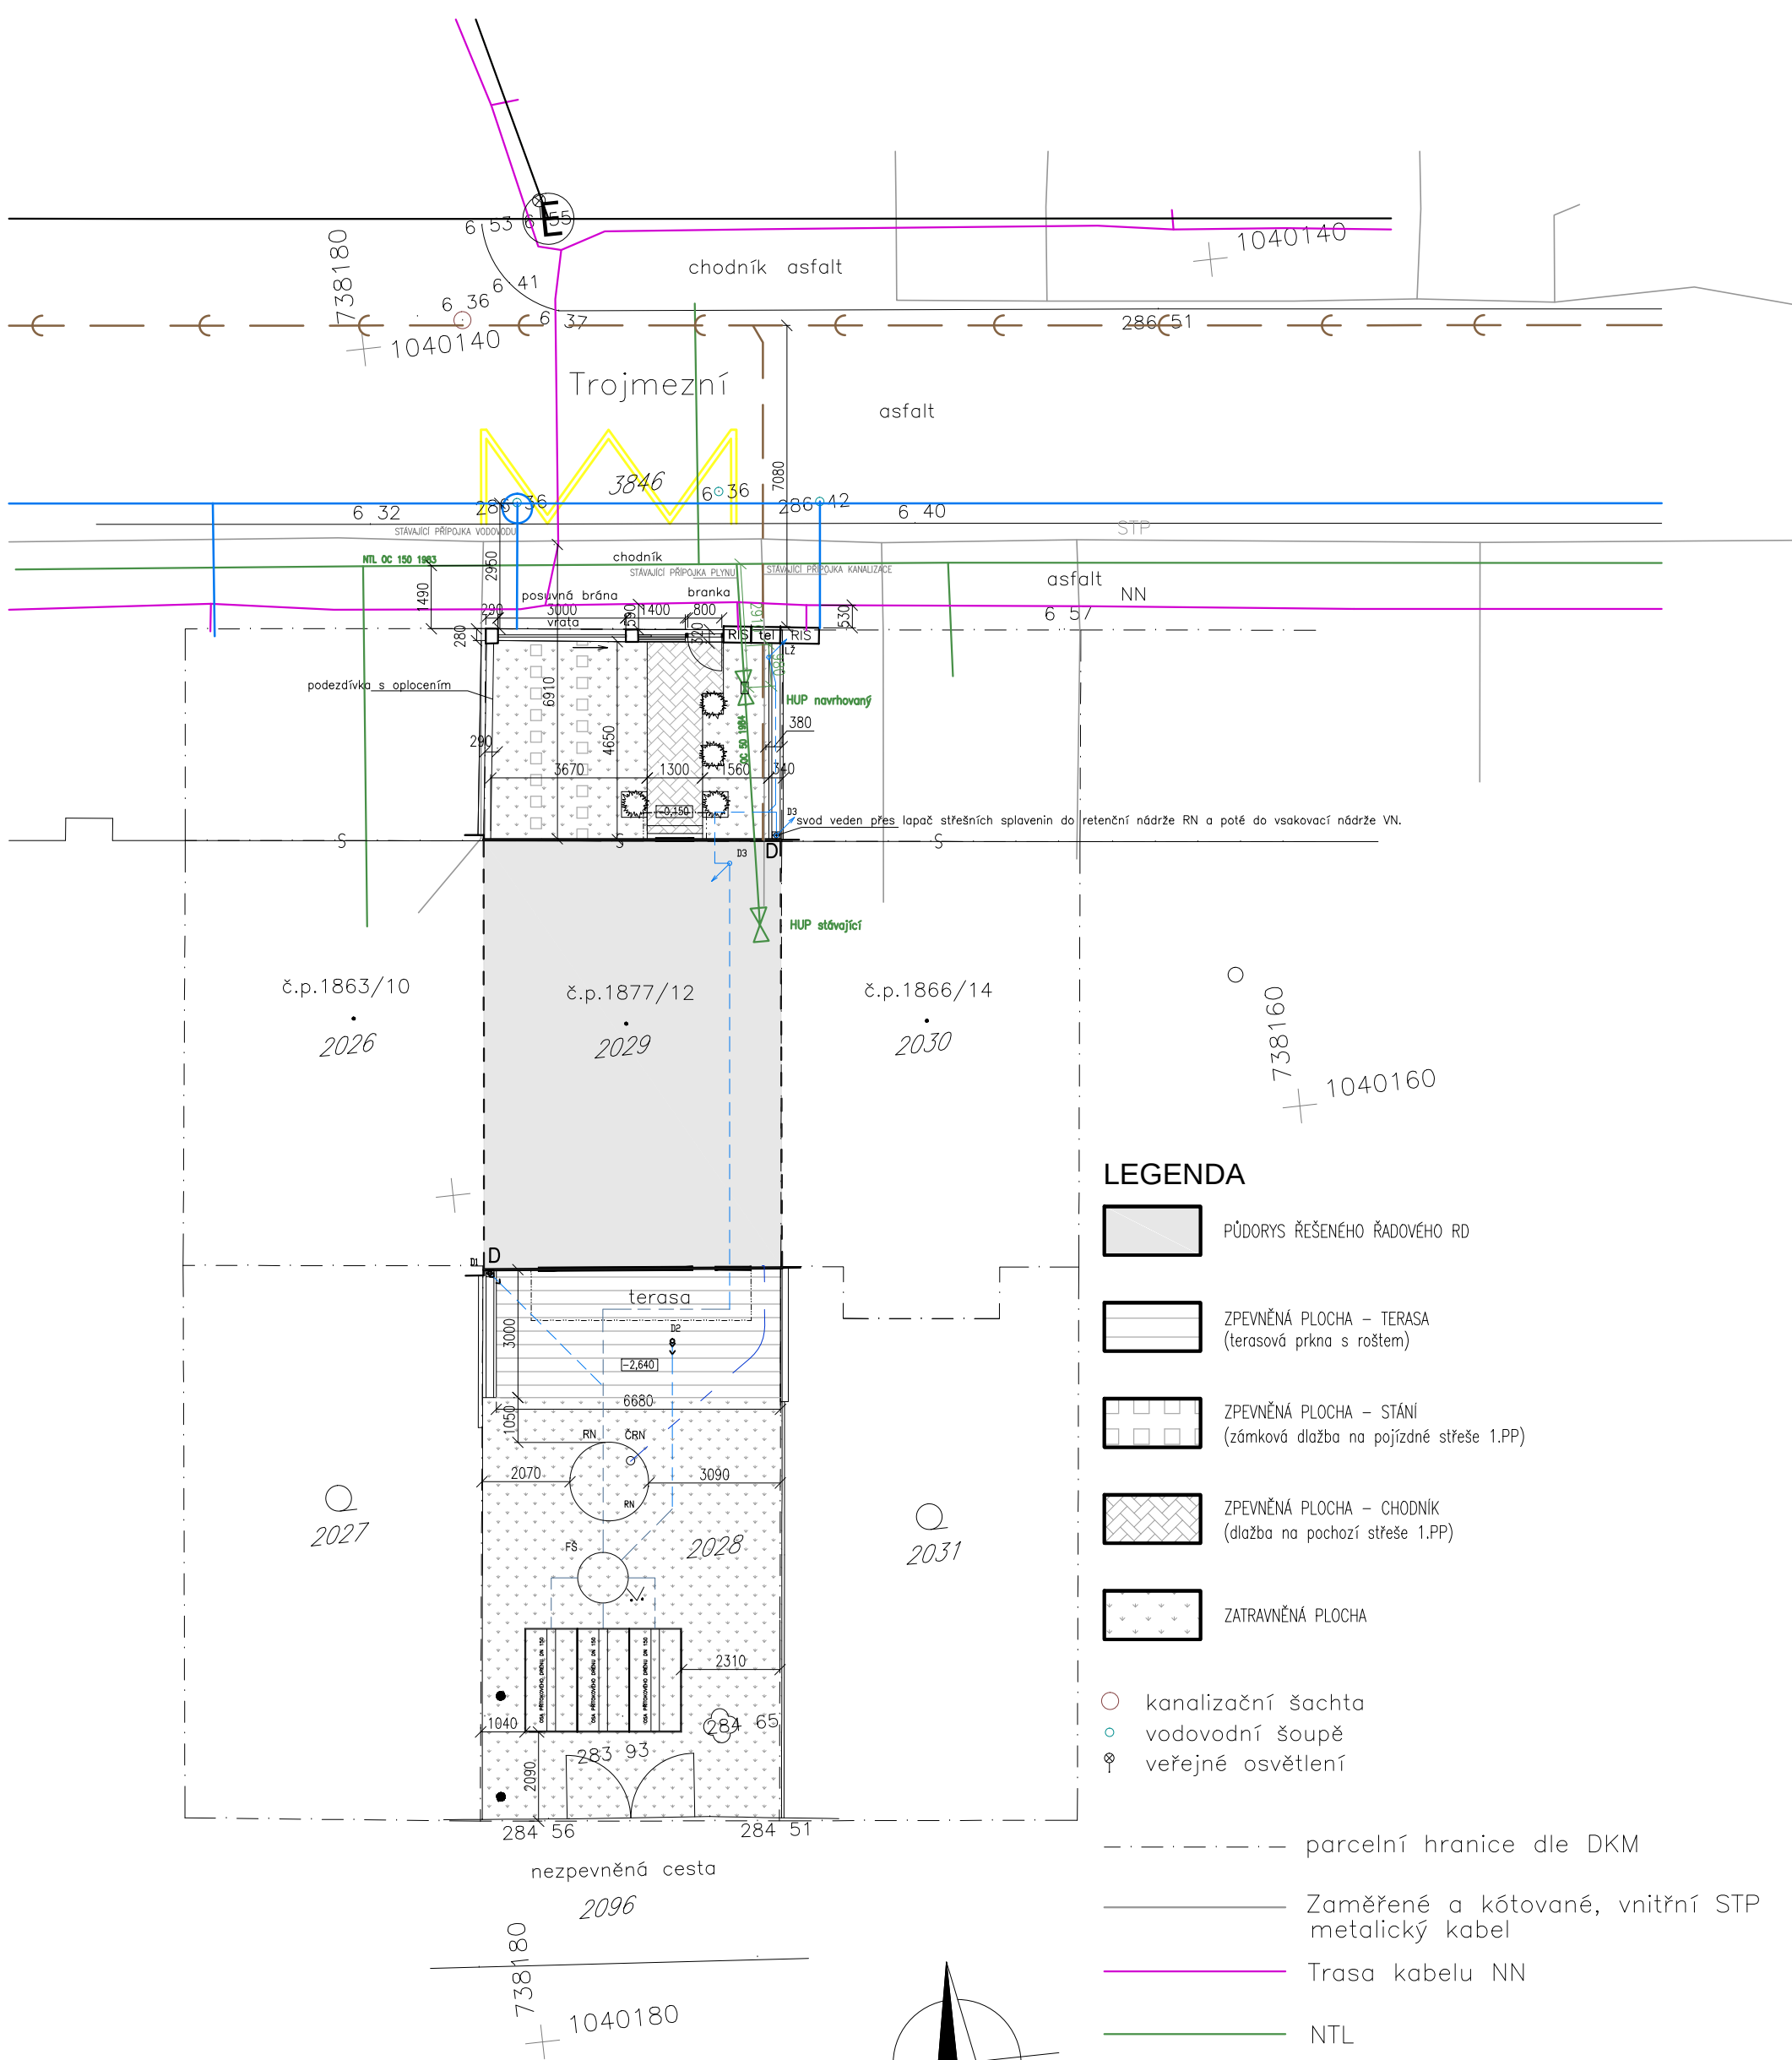

LEGENDA NAVRHOVANÝCH SÍTÍ

- KANALIZACE DEŠŤOVÁ
- KANALIZACE DEŠŤOVÁ – VYUŽITÍ Z RN NA ZÁVLAHU

LEGENDA ZNAČEK


- FŠ – FILTRAČNÍ ŠACHTA
- D – LAPAČ STŘEŠNÍCH SPLAVENIN
- HUV–stáv. – HLAVNÍ UZÁVĚR VODOVODU STÁVAJÍCÍ
- VS–stáv. – VODOMĚRNÁ SESTAVA STÁVAJÍCÍ
- HUP–stáv. – HLAVNÍ UZÁVĚR PLYNU STÁVAJÍCÍ
- P–stáv. – PLYNOMĚR G6 STÁVAJÍCÍ
- RN – RETENČNÍ NÁDRŽ 3,0 m³ S VYUŽITÍM DEŠŤOVÝCH VOD NA ZÁVLAHU
- VN – VSAKOVACÍ NÁDRŽ AS–NIDAPLAST 1,2*7,2*0,52 m (8,64 m², 4,45 m³)
- HL – VPUST S NEZÁMRZNOU KLAPKOU PRO SUCHÝ STAV
- LŽ – LINIOVÝ ŽLAB

LEGENDA

- PŮDORYS ŘEŠENÉHO ŘADOVÉHO RD
- ZPEVNĚNÁ PLOCHA – TERASA (terasová prkna s roštem)
- ZPEVNĚNÁ PLOCHA – STÁNÍ (zámková dlažba na pojízdné střeše 1.PP)
- ZPEVNĚNÁ PLOCHA – CHODNÍK (dlažba na pochozí střeše 1.PP)
- ZATRAVNĚNÁ PLOCHA
- kanalizační šachta
- vodovodní šoupě
- ☉ veřejné osvětlení

- parcelní hranice dle DKM
- Zaměřené a kótované, vnitřní STP metalický kabel
- Trasa kabelu NN
- NTL
- Vodovodní přípojka
- Kanalizační přípojka

±0,000 = 286,65 m n.m., souřad. systém JTSK, výškový systém Bpv

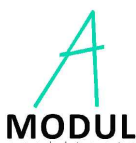PROJEKT	KRESLIL	HIP		
Ing. Eva Černá	Ing. Eva Černá	ING. ARCH. ČESTMÍR HUF		
ODPOVĚDNÝ PROJEKTANT: Ing. Jaroslav Šebík				
INVESTOR Jelenová Martina, Chrástavská 461/39, Střížkov, 19000 Praha 9				
LOKALITA p.č. 2029, Trojmezí 1877/12, Libeň				
NÁZEV AKCE STAVEBNÍ ÚPRAVA RD TROJMEZNÍ 12			ZAKÁZKA Č. 2017/33	
			STUPEŇ DSP	
OBJEKT: SO 01 RODINNÝ DŮM			DATUM 03/2025	
			FORMÁT	2xA4
NÁZEV VÝKRESU KOORDINAČNÍ SITUACE			MĚŘÍTKO 1:150	Č. VÝKRESU C.3r