


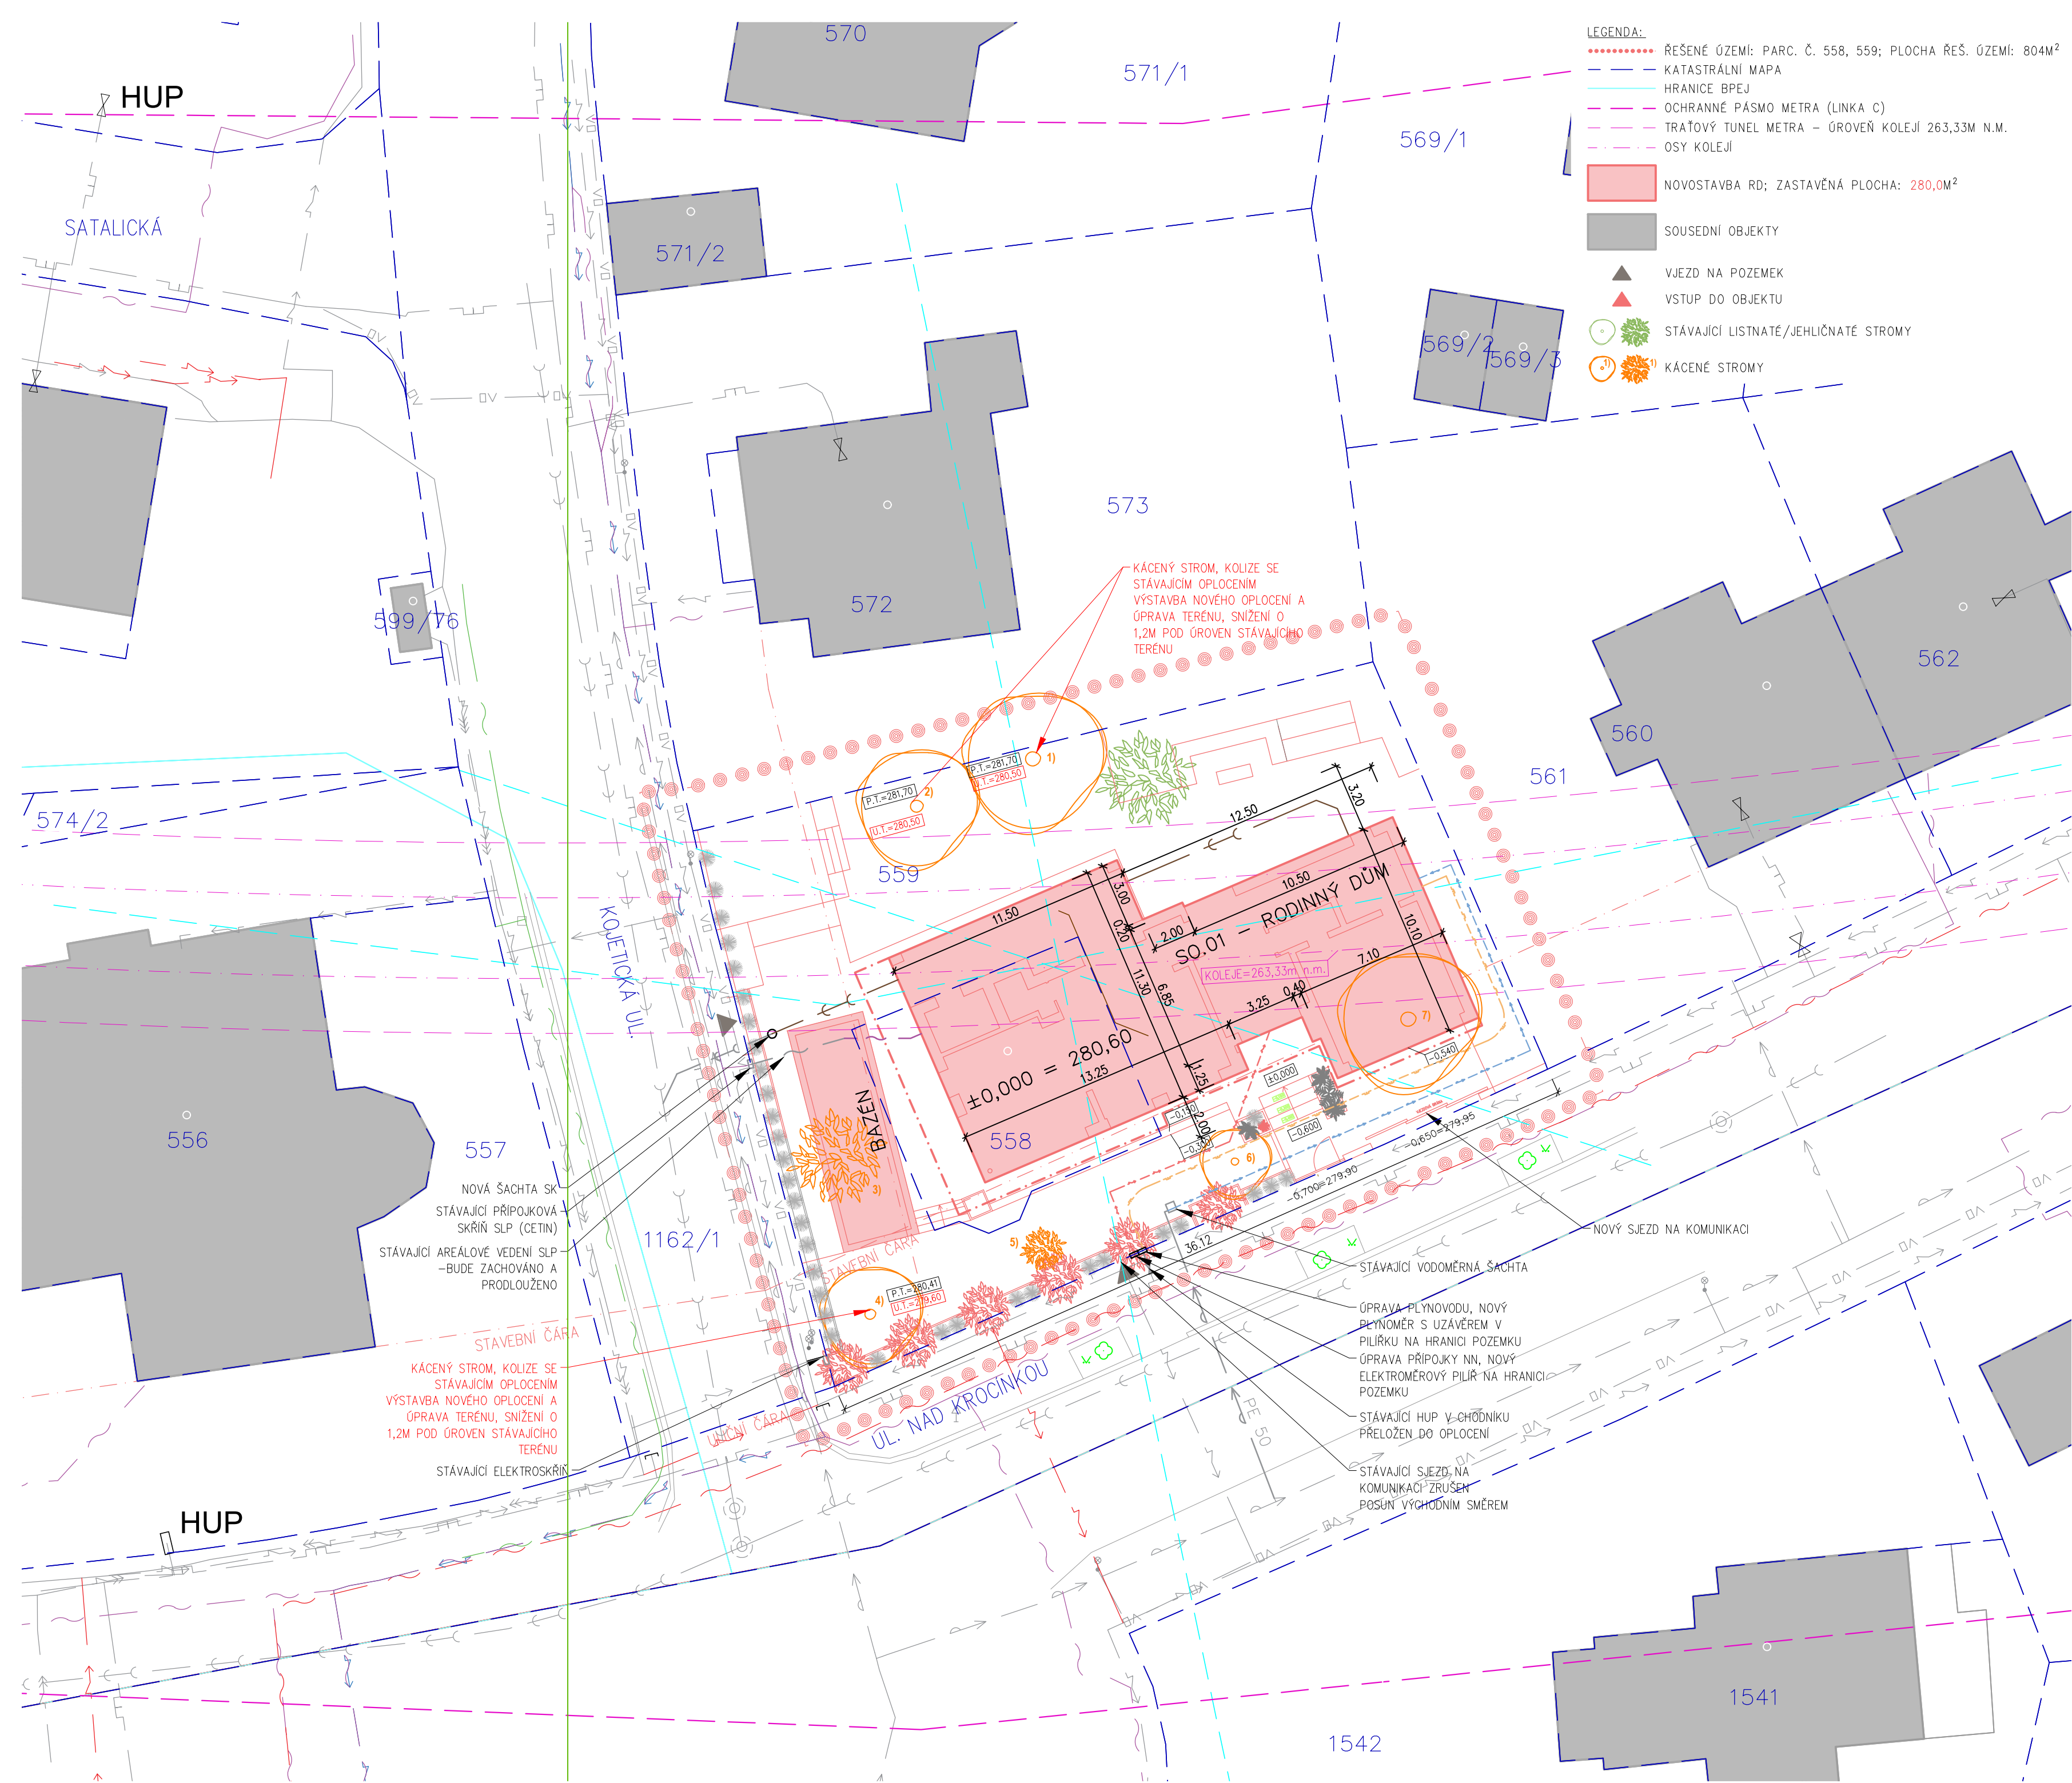

LEGENDA:	
	ŘEŠENÉ ÚZEMÍ: PARC. Č. 558, 559; PLOCHA ŘEŠ. ÚZEMÍ: 804M ²
	KATASTRÁLNÍ MAPA
	HRANICE BPEJ
	OCHRANNÉ PÁSMO METRA (LINKA C)
	TRAŤOVÝ TUNEL METRA – ÚROVEŇ KOLEJÍ 263,33M N.M.
	OSY KOLEJÍ
	NOVOSTAVBA RD; ZASTAVĚNÁ PLOCHA: 280,0M ²
	SOUSEDNÍ OBJEKTY
	VJEZD NA POZEMEK
	VSTUP DO OBJEKTU
	STÁVAJÍCÍ LISTNATÉ/JEHLIČNATÉ STROMY
	KÁČENÉ STROMY

LEGENDA IS:	
	STÁVAJÍCÍ TRASA SPL. KANALIZACE (PVK)
	STÁVAJÍCÍ PŘÍPOJKA SPL. KANALIZACE V ZEMI
	NOVÁ AREÁLOVÁ TRASA SPL. KANALIZACE
	STÁVAJÍCÍ TRASA VODOVODU, LT (PVK)
	STÁVAJÍCÍ PŘÍPOJKA VODOVODU, LT
	STÁVAJÍCÍ AREÁLOVÁ TRASA VODOVODU
	STÁVAJÍCÍ TRASA NN PODZEMNÍ (PRE)
	STÁVAJÍCÍ TRASA NN PODZEMNÍ – VYŘAZENÉ (PRE)
	STÁVAJÍCÍ TRASA VN PODZEMNÍ (PRE)
	STÁVAJÍCÍ TRASA SLABOPROUD (CETIN)
	STÁVAJÍCÍ AREÁLOVÁ TRASA SLABOPROUD (CETIN)
	NOVÁ AREÁLOVÁ TRASA SLABOPROUD (CETIN)
	STÁVAJÍCÍ TRASA SLABOPROUD – VYŘAZENÉ (CETIN)
	STÁVAJÍCÍ TRASA SLABOPROUD (VODAFONE)
	STÁVAJÍCÍ TRASA NN PODZEMNÍ (CETIN)
	STÁVAJÍCÍ TRASA PLYNOVODU, NTL, PE (PPD)
	STÁVAJÍCÍ TRASA VEŘ. OSVĚTLENÍ PODZEMNÍ (THMP)
	STÁVAJÍCÍ TRASA RÁDIOVÉHO SMĚROVÉHO SPOJE
	NÁVRH TRASA PLYNOVODU, DOMOVNÍ ROZVOD
	NÁVRH TRASA NN, DOMOVNÍ ROZVOD

POZNÁMKY:

- POLOHY IS JSOU POUZE ORIENTAČNÍ, PŘED ZAHÁJENÍM STAVEBNÍCH PRACÍ NUTNO VYTÝČIT PŘESNÉ POZICE

projekt:

**„NOVOSTAVBA RODINNÉHO DOMU
NA POZEMKU PARC. Č. 559
K. Ú. PROSEK“**

investor:

PG REALITY A.S.
Nuselská 262/34
140 00 Praha 4
generální projektant:

ca

Creative Atelier , s.r.o.
Petrské náměstí 1186/1, 110 00 Praha 1
tel.: +420 606 951 797, email: atelier@creative-atelier.cz
stupeň:

DOKUMENTACE PRO POVOLENÍ ZÁMĚRU

stavební objekt:

SO.01 - RODINNÝ DŮM

část projektu / profese:

C. SITUACE

zpracovatel části:

Creative Atelier , s.r.o.
Petrské náměstí 1186/1, 110 00 Praha 1
zodpovědný projektant:

Ing. Jakub Jiras
projektant, architekt:

Ing.arch. Veronika P. Milučká
roziřtko, podpis:

poré:

datum:

06/2025

revize:

00

měřítko:

1:200

název výkresu:

KOORDINAČNÍ SITUACE

stavební objekt:

SO.01

stupeň:

DPZ

profese:

C

číslo výkresu:

C.3