
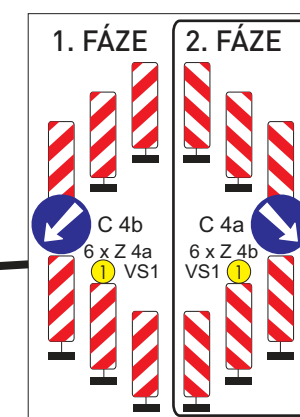


VÝKRES POUZE PRO PŘEKOPY PO POLOVINÁCH

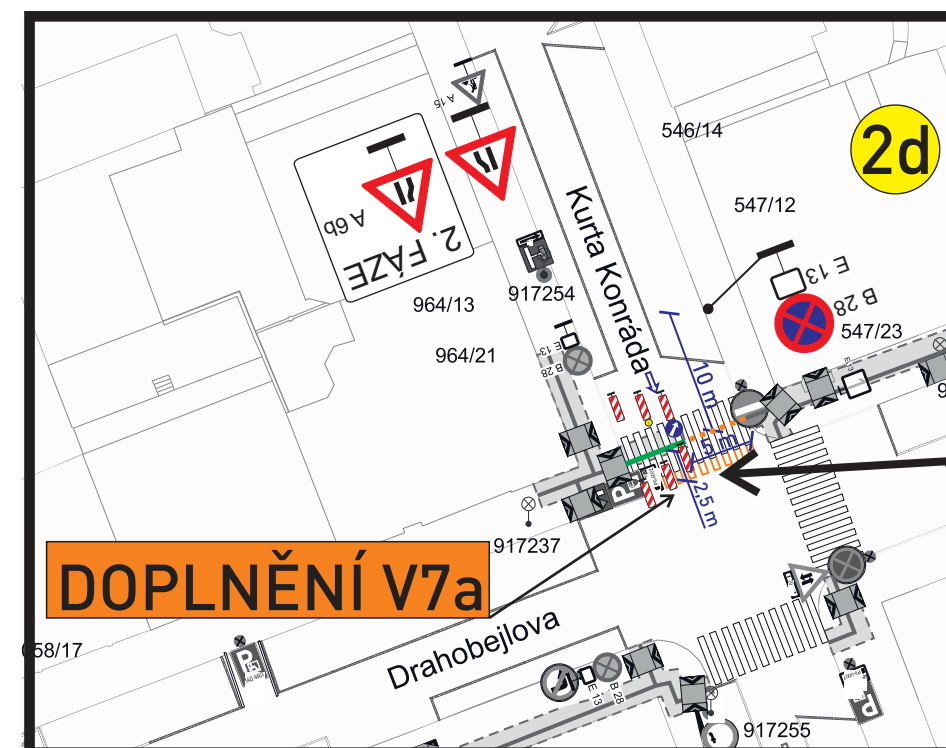

- Legenda:**
- Stávající dopravní značení
 - Provizorní dopravní značení
 - Provizorní dopravní značení v rámci jiného projektu
 - E13: datum výkopu
 - Výkop
 - Zabraná část
 - Výkop - překop po polovinách
 - Překop po polovinách
 - Oplocení
 - Přechodová lávka pro pěši
 - Sloup veřejného osvětlení

VÝKOP BUDE OHRAZEN
ZNAČKY B28 BUDOU OSAZENY 7 DNÍ PŘEDEM S VYZNAČENÝM DATUM PLATNOSTI ZÁKAZU

VYPRACOVAL: Milan Huňát	OBJEDNATEL / ZHOTOVITEL: Energo Praha p. Sarauer	ADOZ Praha - dopravní značení s.r.o. Armádního sboru 15, PRAHA 10 Tel. : 736 647 956 Tel. : 602 226 027 www.adoz-znacení.cz adoz@adozpraha.cz
OBEC: Praha 9 ČÁST: Libeň	NÁZEV STAVBY: Praha 9 - Libeň, Lihovarská kNN, KVN, EVR lampy, Libeň 1, F.1	
AKCE: VÝKOP PRO KABEL V ULICI DRAHOBEJLOVA a okolí		MĚŘÍTKO: 1:600
OBJEKT / ČÁST: SITUACE DIO - 2. etapa		FORMÁT: A 3 DATUM: 29.05.2026 STUPEŇ: DIR VÝKRES ě.: 2.2

