


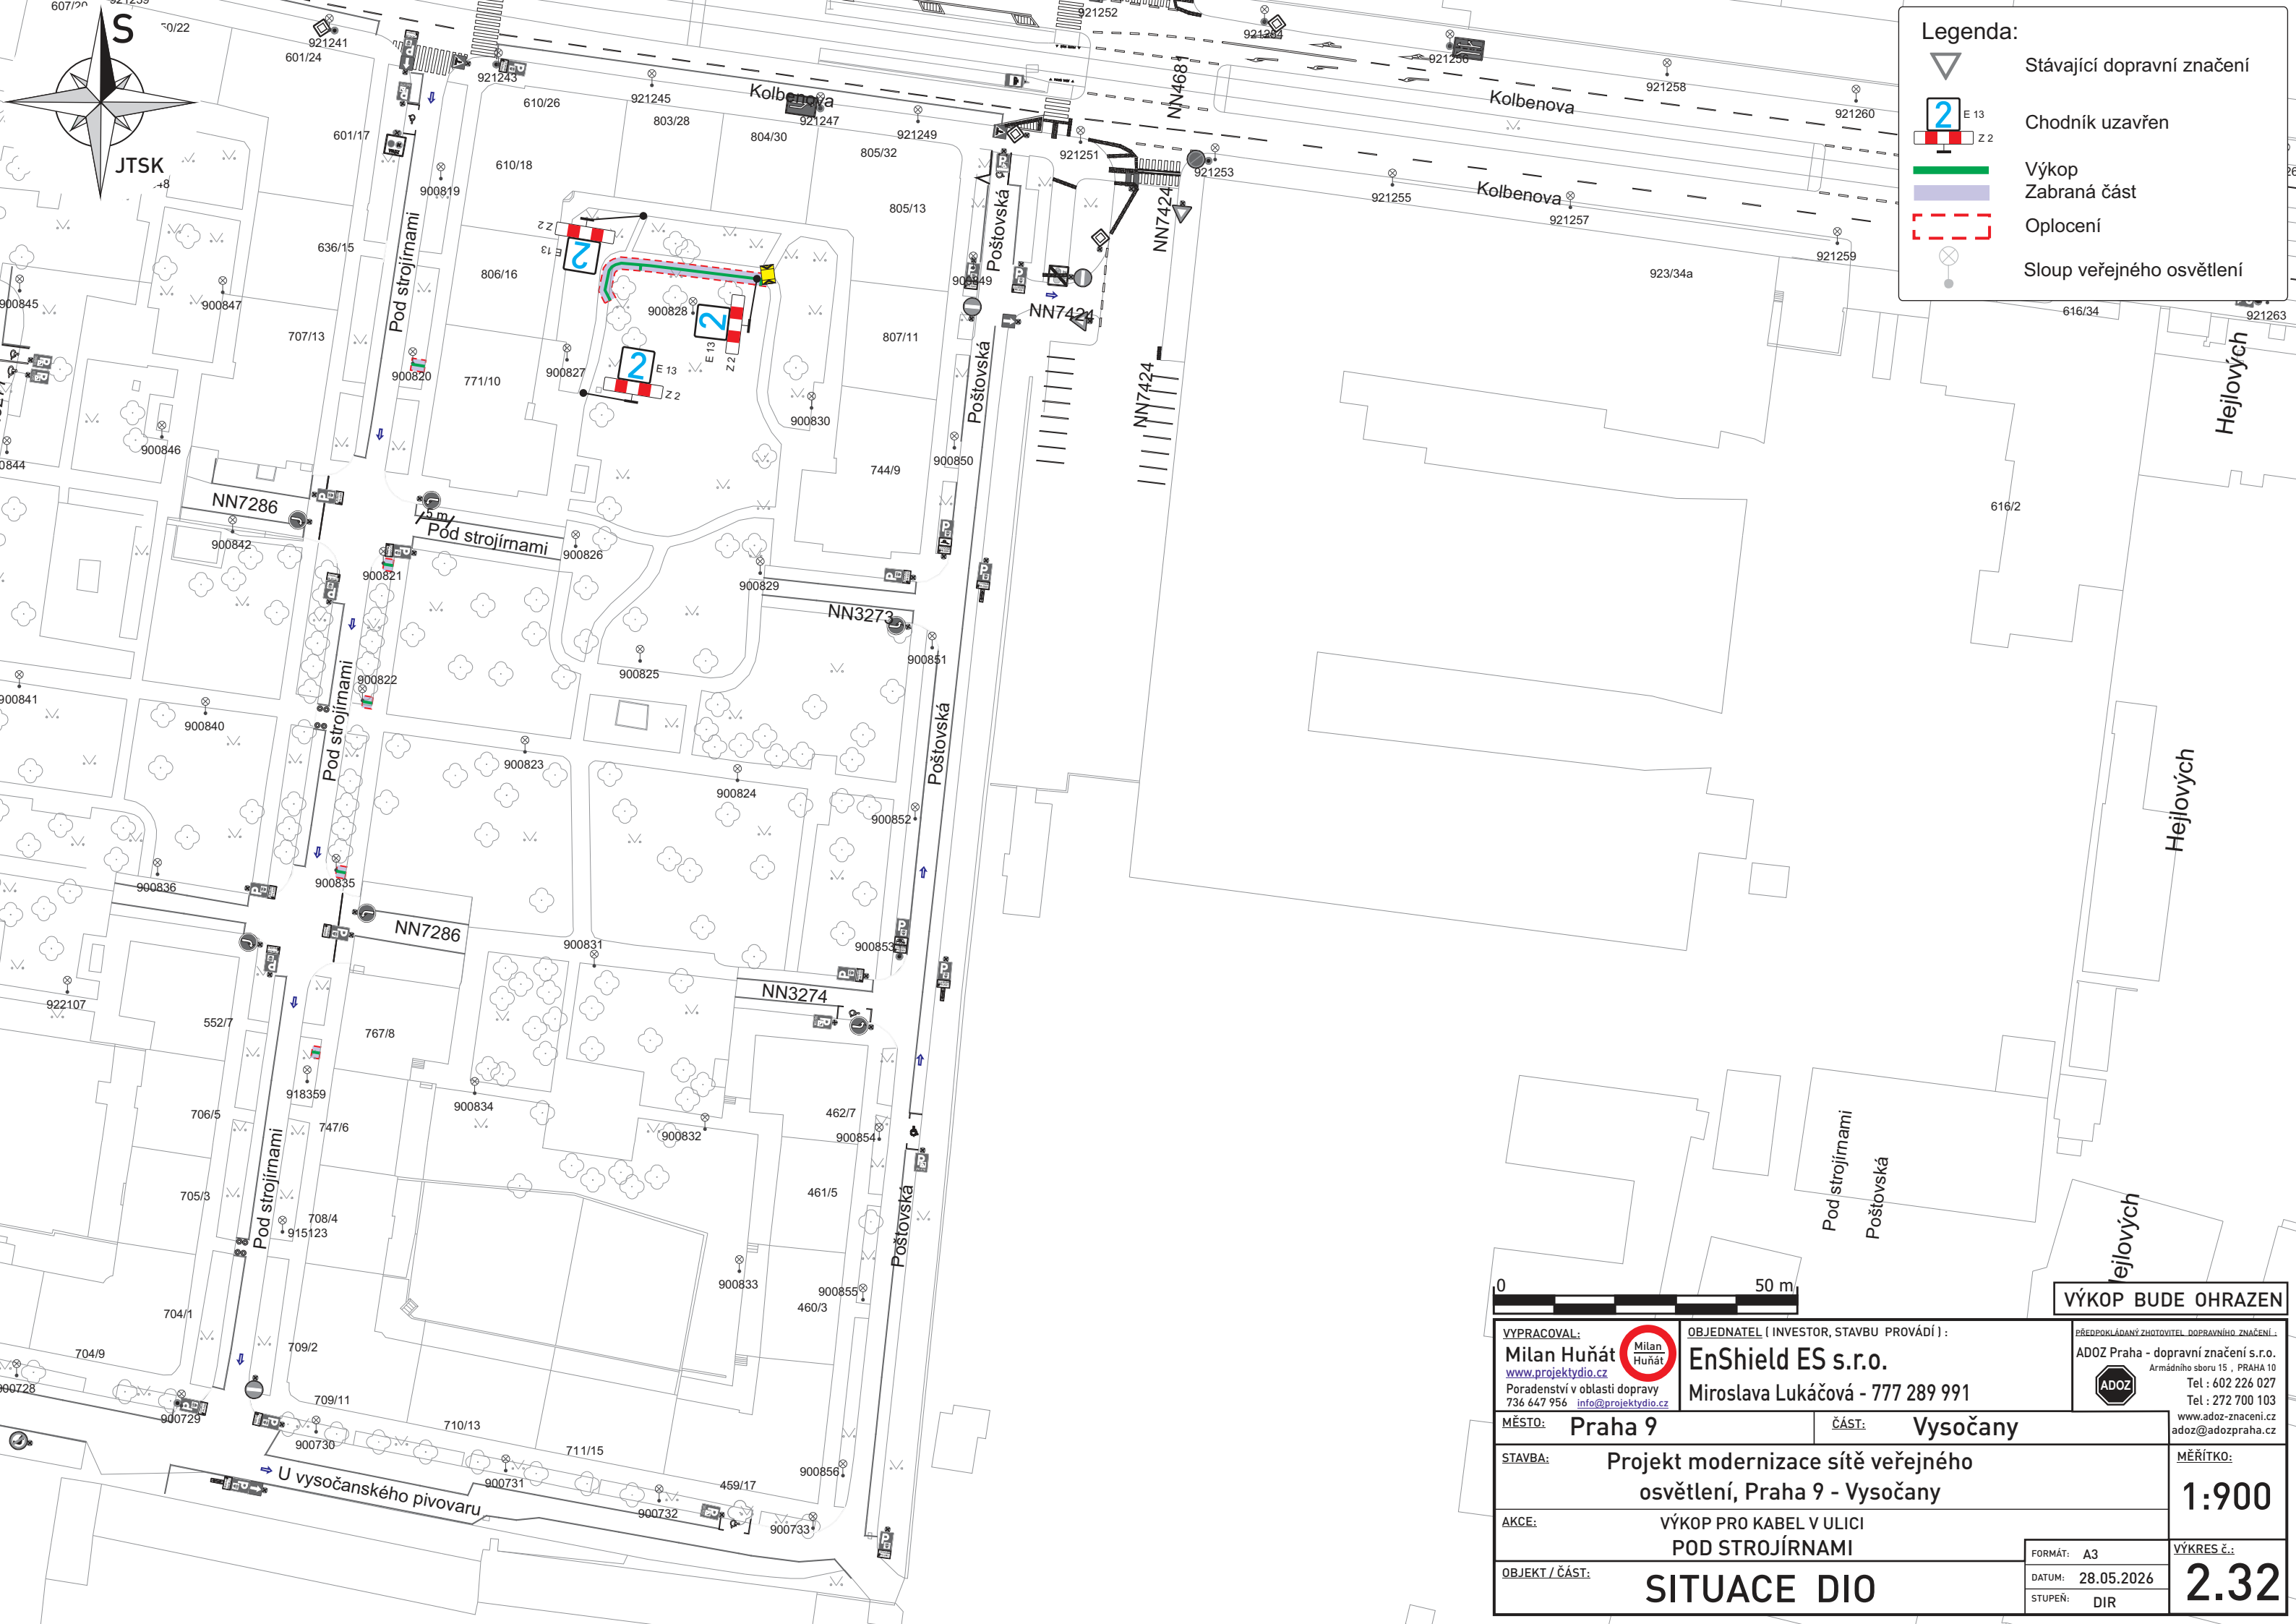

Legenda:

- Stávající dopravní značení
- Chodník uzavřen
- Výkop
- Zabraná část
- Oplocení
- Sloup veřejného osvětlení



VÝKOP BUDE OHRAZEN

VYPRACOVAL: Milan Huňát www.projektydio.cz Poradenství v oblasti dopravy 736 647 956 info@projektydio.cz		OBJEDNATEL (INVESTOR, STAVBU PROVÁDÍ): EnShield ES s.r.o. Miroslava Lukáčová - 777 289 991		PŘEDPOKLÁDANÝ ZHOTOVITEL DOPRAVNÍHO ZNAČENÍ: ADOZ Praha - dopravní značení s.r.o. Armádního sboru 15, PRAHA 10 Tel: 602 226 027 Tel: 272 700 103 www.adoz-znaceni.cz adoz@adozpraha.cz
MÍSTO: Praha 9		ČÁST: Vysočany		MĚŘÍTKO: 1:900
STAVBA: Projekt modernizace sítě veřejného osvětlení, Praha 9 - Vysočany		AKCE: VÝKOP PRO KABEL V ULICI POD STROJÍRNAMI		VÝKRES č.: 2.32
OBJEKT / ČÁST: SITUACE DIO		FORMÁT: A3		DATUM: 28.05.2026
		STUPĚŇ: DIR		