


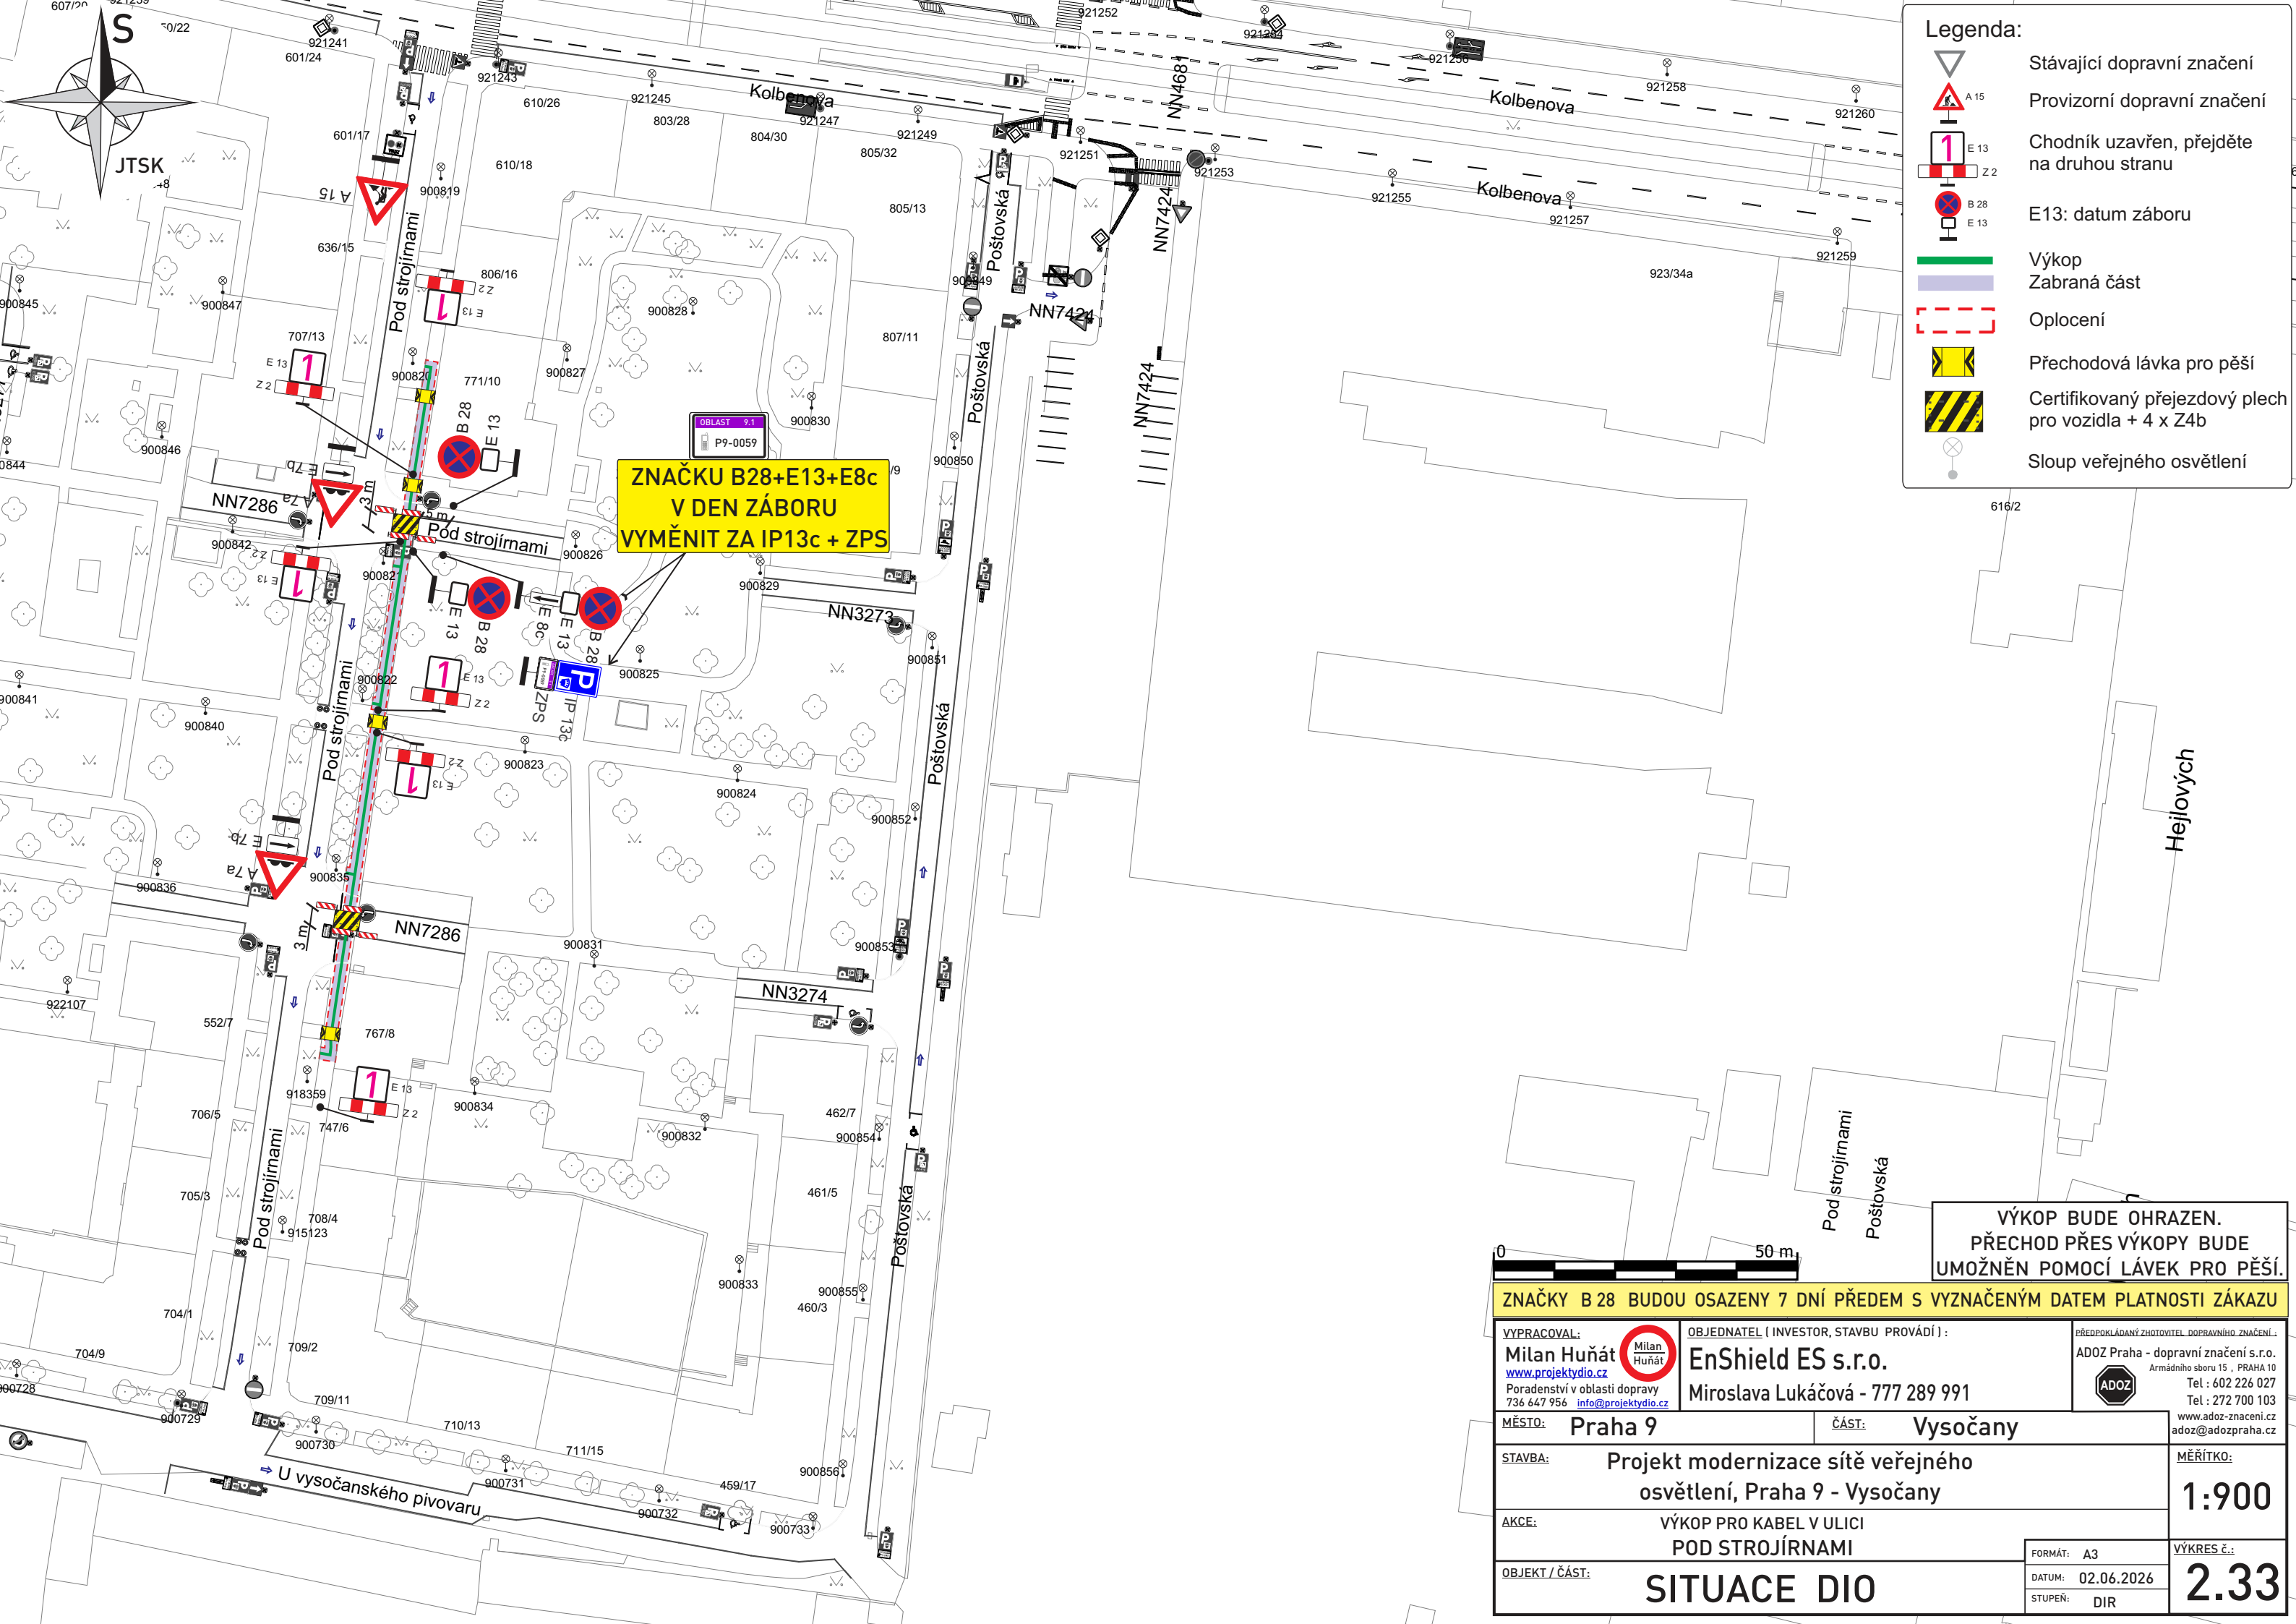

- Legenda:**
- Stávající dopravní značení
 - Provizorní dopravní značení
 - Chodník uzavřen, přejděte na druhou stranu
 - E13: datum záboru
 - Výkop
 - Zabraná část
 - Oplocení
 - Přechodová lávka pro pěší
 - Certifikovaný přejezdový plech pro vozidla + 4 x Z4b
 - Sloup veřejného osvětlení

**ZNAČKU B28+E13+E8c
V DEN ZÁBORU
VYMĚNIT ZA IP13c + ZPS**

**VÝKOP BUDE OHRAZEN.
PŘECHOD PŘES VÝKOPY BUDE
UMOŽNĚN POMOCÍ LÁVEK PRO PĚŠÍ.**

ZNAČKY B 28 BUDOU OSAZENY 7 DNÍ PŘEDEM S VYZNAČENÝM DATUM PLATNOSTI ZÁKAZU

VYPRACOVAL: Milan Huňát www.projektydio.cz Poradenství v oblasti dopravy 736 647 956 info@projektydio.cz		OBJEDNATEL (INVESTOR, STAVBU PROVÁDÍ) : EnShield ES s.r.o. Miroslava Lukáčová - 777 289 991		PŘEDPOKLÁDANÝ ZHOTOVITEL DOPRAVNÍHO ZNAČENÍ : ADOZ Praha - dopravní značení s.r.o. Armádního sboru 15 , PRAHA 10 Tel : 602 226 027 Tel : 272 700 103 www.adoz-znaceni.cz adoz@adozpraha.cz 	
MĚSTO: Praha 9		ČÁST: Vysočany			
STAVBA: Projekt modernizace sítě veřejného osvětlení, Praha 9 - Vysočany				MĚŘÍTKO: 1:900	
AKCE: VÝKOP PRO KABEL V ULICI POD STROJÍRNAMI					
OBJEKT / ČÁST: SITUACE DIO		FORMÁT: A3		VÝKRES Č.: 2.33	
		DATUM: 02.06.2026			
		STUPEŇ: DIR			